


linia rozgraniczająca tereny o różnym przeznaczeniu w MPZP
linia zabudowy
Oznaczenia przeznaczeń z MPZP: ZP MN KDD UP US KGP

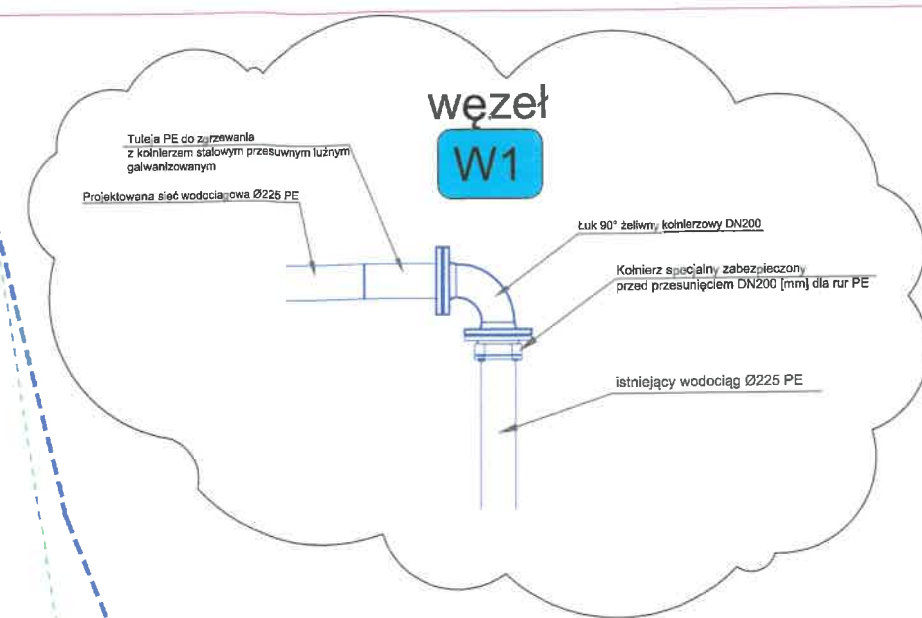

Lokalizacja w pasie drogowym drogi krajowej nr 75
Odcinek sieci wodociągowej wykonać metodą wykopu otwartego - wąsko przestrzennego. Po wykonaniu montażu rurociągu teren działki drogowej w obrębie robót (dz. nr 2361/1 w Niepołomicach ul. Brzeska, gm. Niepołomice) należy uporządkować i doprowadzić do stanu z przed rozpoczęcia prac. Wykop zagęścić oraz odtworzyć nawierzchnię. Nie dopuszcza się naruszenia konstrukcji jezdni.
Przewody wodociągowe układane z minimalnym przykryciem 1,40 [m] do wierzchu rury przewodowej lub osłonowej.
Posadowienie wodociągu znajduje się powyżej poziomu wód podziemnych.
Wodociąg realizowany będzie metodą rozkopu w wykopach szalowanych. Łączenie rurociągów za pomocą zgrzewania doczołowego. Na odcinkach realizowanych rozkopem głębokość bezwzględna wykopu winna uwzględniać wykonanie na całej szerokości wykopu podsypanki piaskowej, wyrównującej podłoże dna o grubości 15cm. Obsypkę piaskową wykonać do 30cm nad rurociąg, pozostałą część wykopu zasypać materiałem zagęszczalnym. Nad wodociągiem na zasypce piaskowej należy umieścić taśmę informacyjno-lokalizacyjną z napisem „UWAGA-WODOCIĄG”. Trasę wodociągu oraz jej parametry oznaczyć za pomocą tabliczek informacyjnych. Likwidacja istniejącego odcinka wodociągu np. poprzez zamulenie.

inż. JERZY MIKA
Uprawnienia do projektowania bez ograniczeń
kierowania, nadzorowania budowy w zakresie
instalacji i sieci sanitarnych oraz gazowych
Upr. nr 16/83, 45/83 i 178/91
nr ewid. MAP/IS/1453/01

Projektant:	inż. Jerzy Mika	Podpis:	
Upr. nr: BPP. Upr. 45/83 - specjalność instalacyjno-inżynieryjna			
Sprawdzający:	mgr inż. Wojciech Gołąb	Podpis:	
Upr. nr: MAP/0210/POOS/12 - specjalność instalacyjna			
Opracowujący:	mgr inż. Wojciech Klima	Podpis:	
Nazwa projektu	Budowa sieci wodociągowej zlokalizowanej w Niepołomicach przy ul. Brzeskiej na działce nr 2361/1 w ramach inwestycji pn.: "Przebudowa włączenia drogi gminnej publicznej nr 560316K (ul. J. Kusocińskiego) do DK75 w km 6+143 w miejscowości Niepołomice".		
Adres inwestycji	dz. 2361/1 obr. Niepołomice [0001], j.ewid. Niepołomice [121904_4]		
Inwestor:	Gmina Niepołomice Plac Zwycięstwa 13, 32-005 Niepołomice.		
Treść rysunku:	Projekt zagospodarowania terenu w zakresie sieci wodociągowej		
Stadium:	Skala:	Specjalność:	Data:
Projekt techniczny	1:500	SANITARNA	sierpień 2023

MAPA DO CELÓW PROJEKTOWYCH

skala 1:500
j. ewid.: [121904_4]
obręb: [121904_4.0001] Niepołomice
działka: 2346/1
ID Pracy: 6640.2855.2023
Układ współrzędnych '2000'
Układ wysokości PL-EVRF2007-NH
Sytuacja zgodna z terenem na miesiąc maj 2023
Wykonał: KR Geodezja Sp. z o.o.
ul. Kapelanka 5/41 30-347 Kraków
L. p. ks. rob.: 89/23
Łukasz Kisiielewski, nr upr 23317
Kraków, dnia: 26.05.2023r.

s. 7.124.14.01.3.1, 7.124.14.01.3.2
7.124.14.01.1.4, 7.124.14.01.3.4

Nie wyklucza się istnienia w terenie innych nie wykazanych na niniejszej mapie urządzeń podziemnych, które nie były zgłoszone do inwentaryzacji lub o których brak jest informacji w instytucjach branżowych.
Niniejsza mapa została wykonana bez ustalenia obciążeń dot. służebności gruntowych.
Mapa zawiera w swojej treści projektowane sieci uzbrojenia terenu uzgodnione na naradach koordynacyjnych

Poświadczam, że niniejszy dokument został opracowany w wyniku prac geodezyjnych i kartograficznych, których rezultaty zawiera operat techniczny pozytywnie zweryfikowany. Jednocześnie informuję, że jestem świadomy odpowiedzialności karnej za złożenie fałszywego oświadczenia.	6640.2855.2023
Identyfikator zgłoszenia prac geodezyjnych	6640.2855.2023
Organ służby geodezyjnej, który otrzymał zgłoszenie	Starosta Wielicki
Wykonawca prac geodezyjnych	KR Geodezja Sp. z o.o.
Nr oraz data sporządzenia dokumentu zawierającego wynik pozytywnej weryfikacji	6640.2855.2023_75669 z dn. 17.05.2023 roku
Imię i nazwisko oraz nr uprawnień zawodowych kierownika prac	Łukasz Kisiielewski upr. nr 23317

mgr inż. Łukasz Kisiielewski
GEODETA UPRAWNIENY
nr uprawnień: 23317